


ROZBUDOWA STACJI UZDATNIANIA WODY Z RUROCIĄGAMI DOPROWADZAJĄCYMI W MIEJSCOWOŚCI FROMBORK

PROJEKT ZAGOSPODAROWANIA TERENU - SKALA 1:500

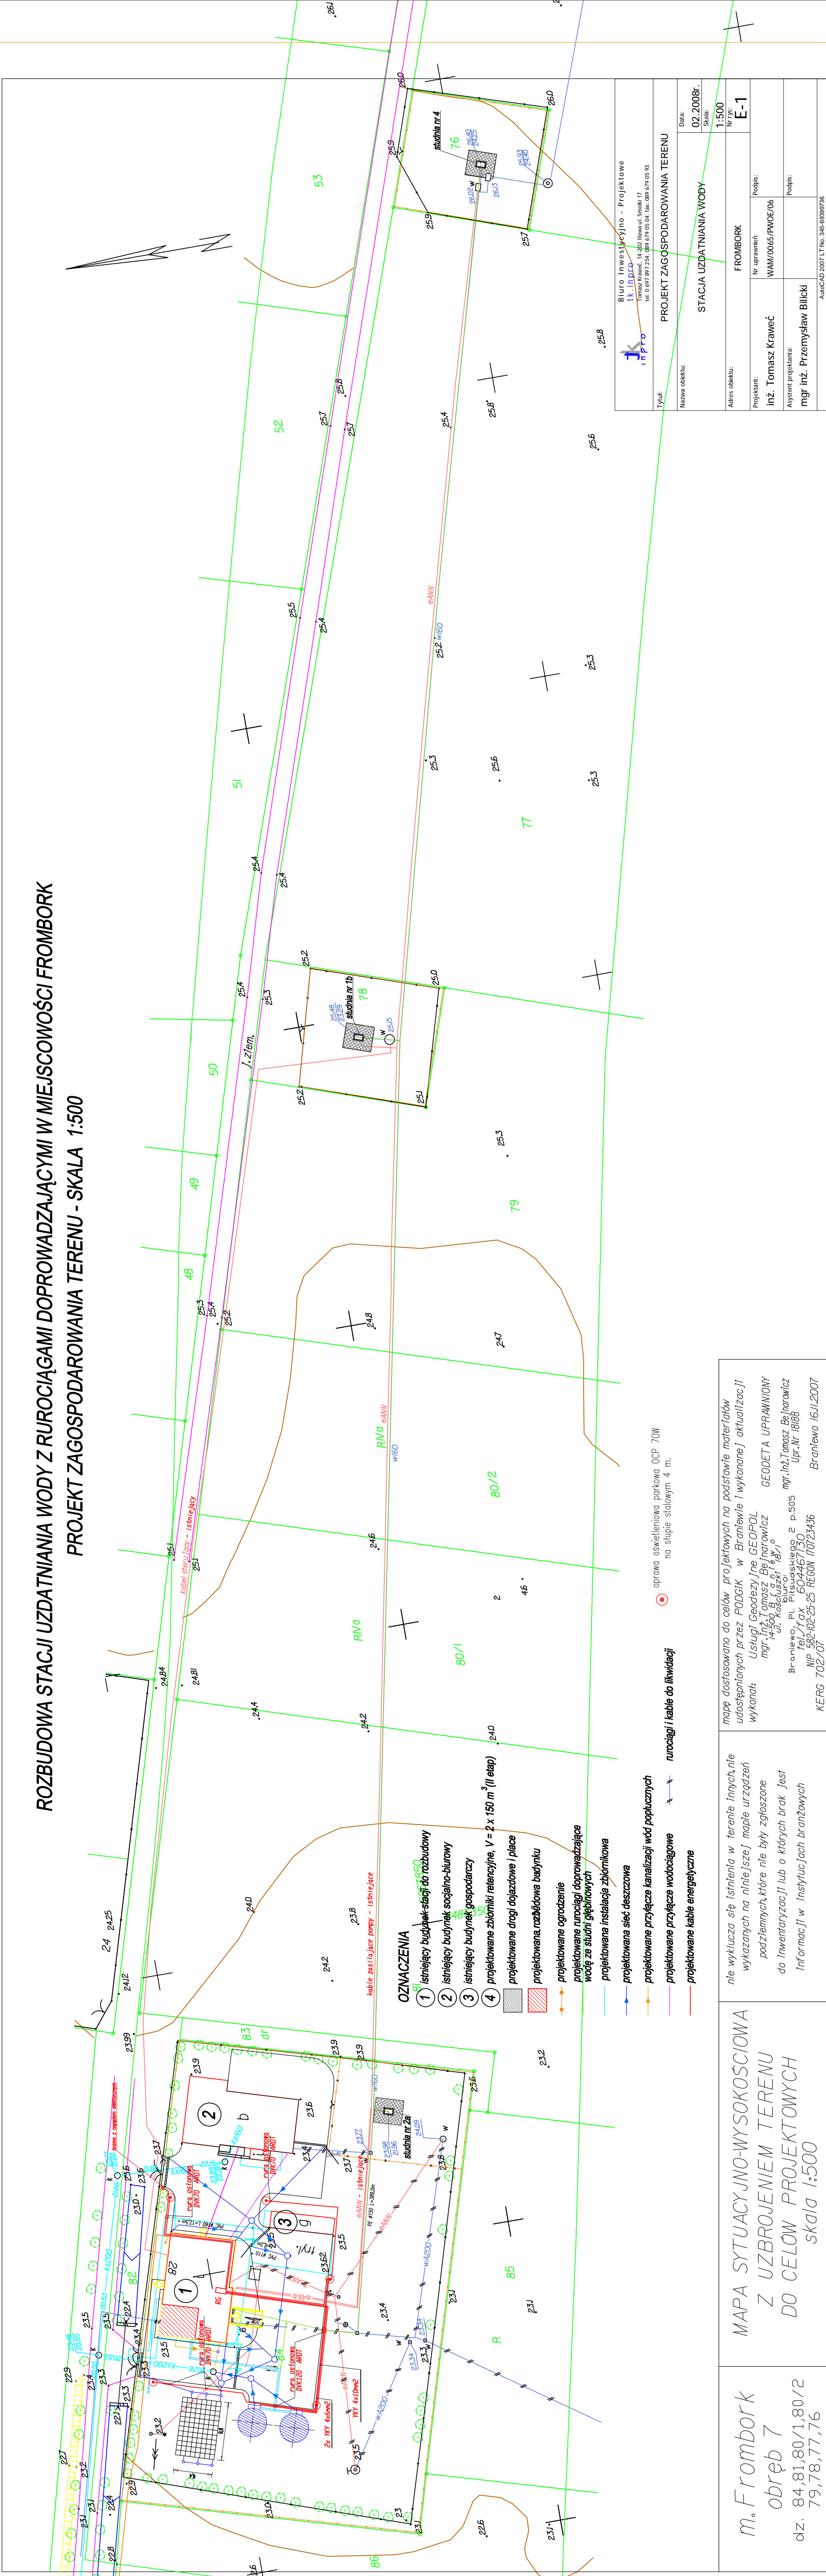

| | | | |
|---------------------------------------------------------------|----------------------------------------------------------------------------------------------|---------------------------------------------------------------------------------------------------------------------------------------------------------------------------------------------------------------------------|-----------------------------------------------------------------------------------------------------------------------------------------------------------------------------------------------------------------------------------------------------------------------------------------------------------------------------------------------------------|
| m. Frombork obręb 7 dłz. 84,81.80/1.80/2 79,78,77,76 | MAPA SYTUACYJNO-WYSOKOŚCIOWA Z UZBROJENIEM TERENU DO CELÓW PROJEKTOWYCH skala 1:500 | nile wyklucza się istnienia w terenie innych, nie wykazanych na niniejszej mapie urządzeń podziemnych, które nie były zgłoszone do inwentaryzacji lub o których brak jest informacji w Instytutach branżowych | mapę dostosowano do celów projektowych na podstawie materiałów udostępnionych przez PODGIG w Braniewie i wykonanej aktualizacji wykonał: mgr. Inż. Tomasz Bałarowicz mgr. Inż. Tomasz Bałarowicz ul. Kościuszki 18/1 14-500 Braniewo, Pł. Tel./fax 604467130 NIP 582-102-25-25 REGON 170723436 Braniewo 16.11.2007 KERG 702/07 |
|---------------------------------------------------------------|----------------------------------------------------------------------------------------------|---------------------------------------------------------------------------------------------------------------------------------------------------------------------------------------------------------------------------|-----------------------------------------------------------------------------------------------------------------------------------------------------------------------------------------------------------------------------------------------------------------------------------------------------------------------------------------------------------|

| | |
|-----------------------------------------------------------------------------------------------------------------------------------------------|---------------------------------|
| Biuro Inwestycyjno - Projektowe tk inpro Tomasz Krawiec, 14-302 Iława ul. Smolki 17 tel. 0 697 897 234, 898 679 034 fax: 898 679 034 | |
| Tytuł: | PROJEKT ZAGOSPODAROWANIA TERENU |
| Nazwa obiektu: | STACJA UZDATNIANIA WODY |
| Data: | 02.2008r. |
| Skala: | 1:500 |
| Nr rys: | E-1 |
| Projektant: | FROMBORK |
| Nr uprawnień: | WAM/0065/PWOE/06 |
| Podpis: | |
| Asystent projektanta: | |
| Podpis: | |
| mgr inż. Przemysław Bilicki | |
| AUTOCAD 2007 LT No. 345-65389736 | |